



Planta baixa- ESGOTO
Escala 1:25

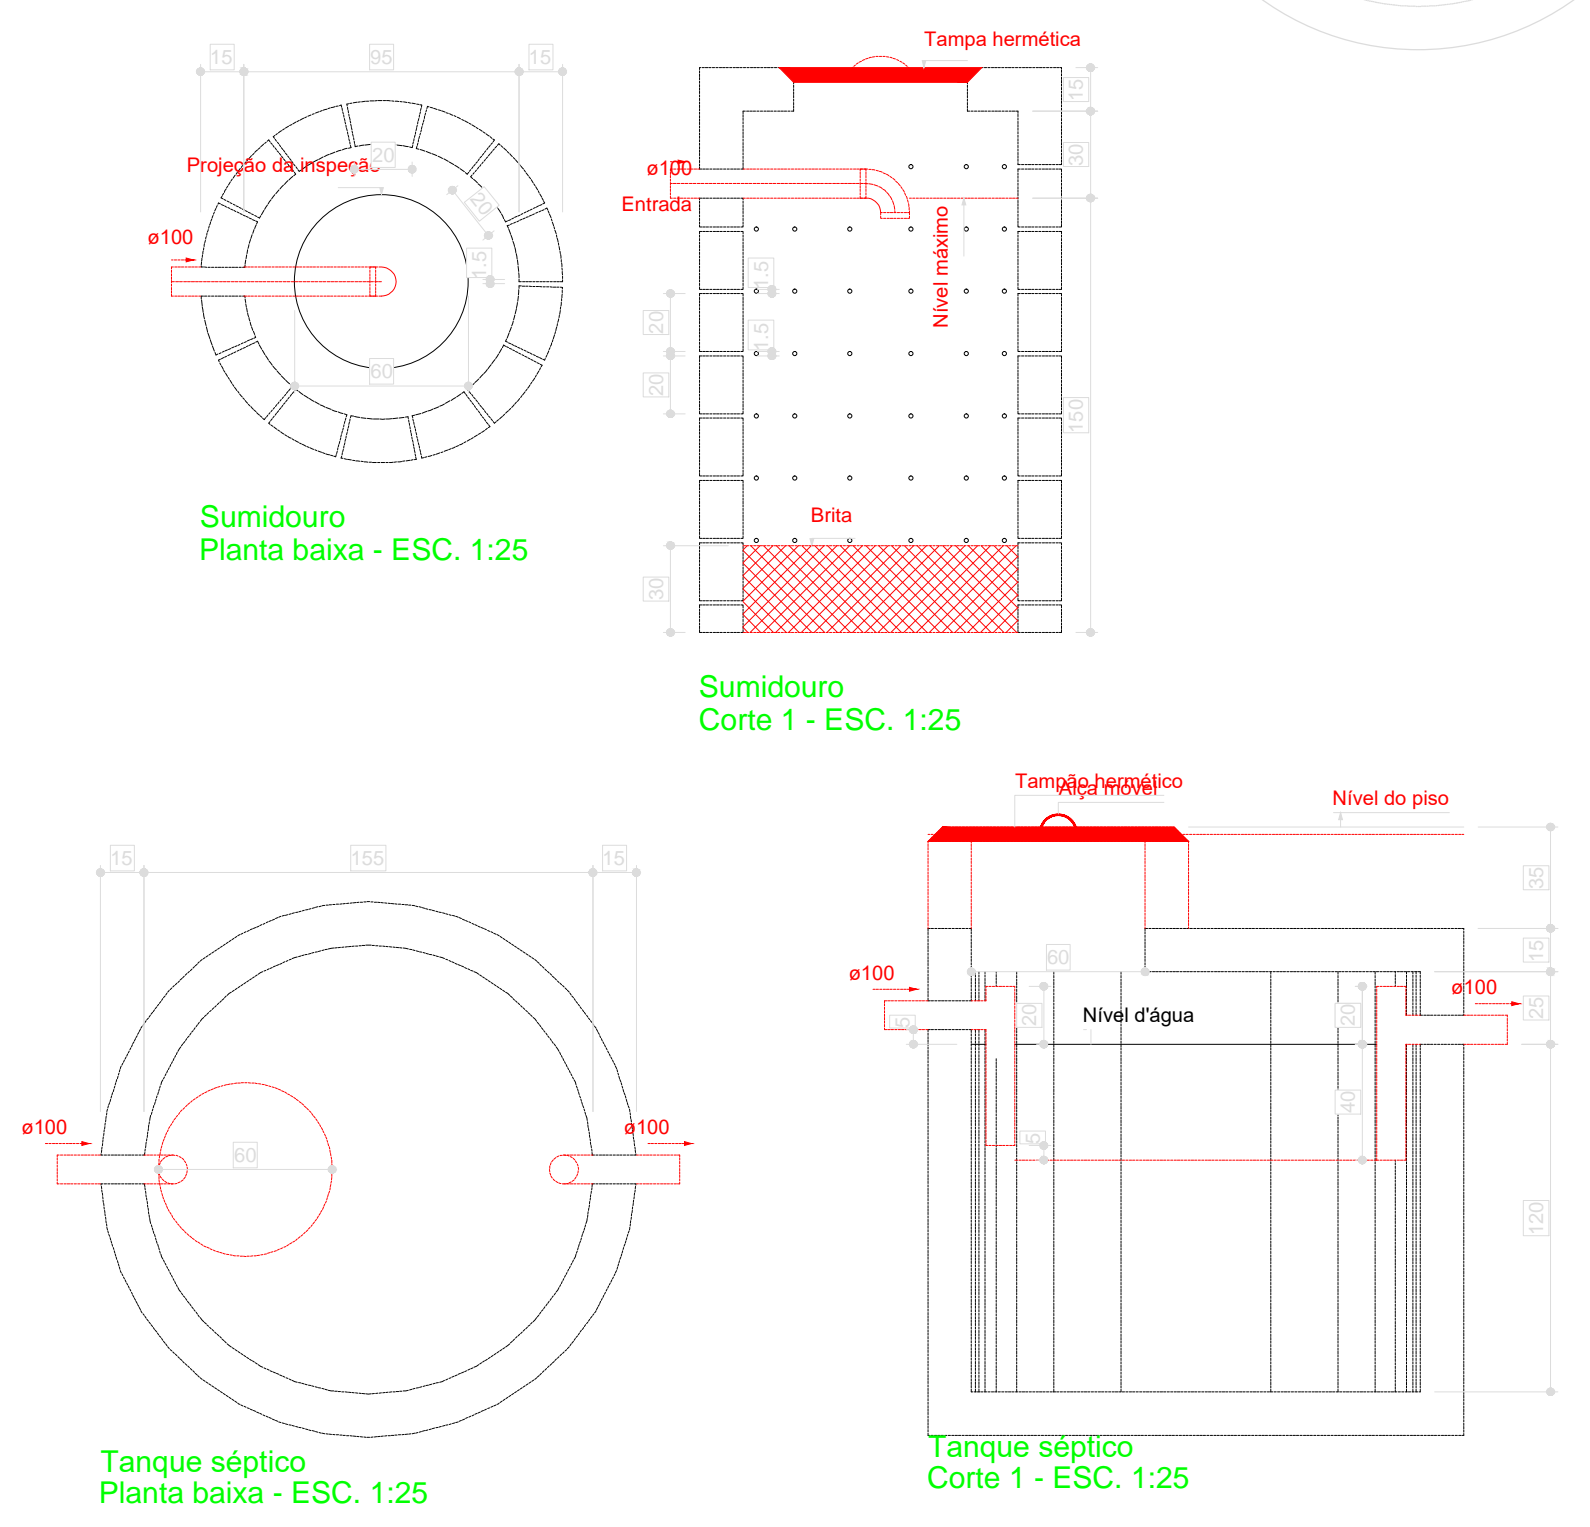

Tanque séptico
Planta baixa - ESC. 1:25

Tanque séptico
Corte 1 - ESC. 1:25

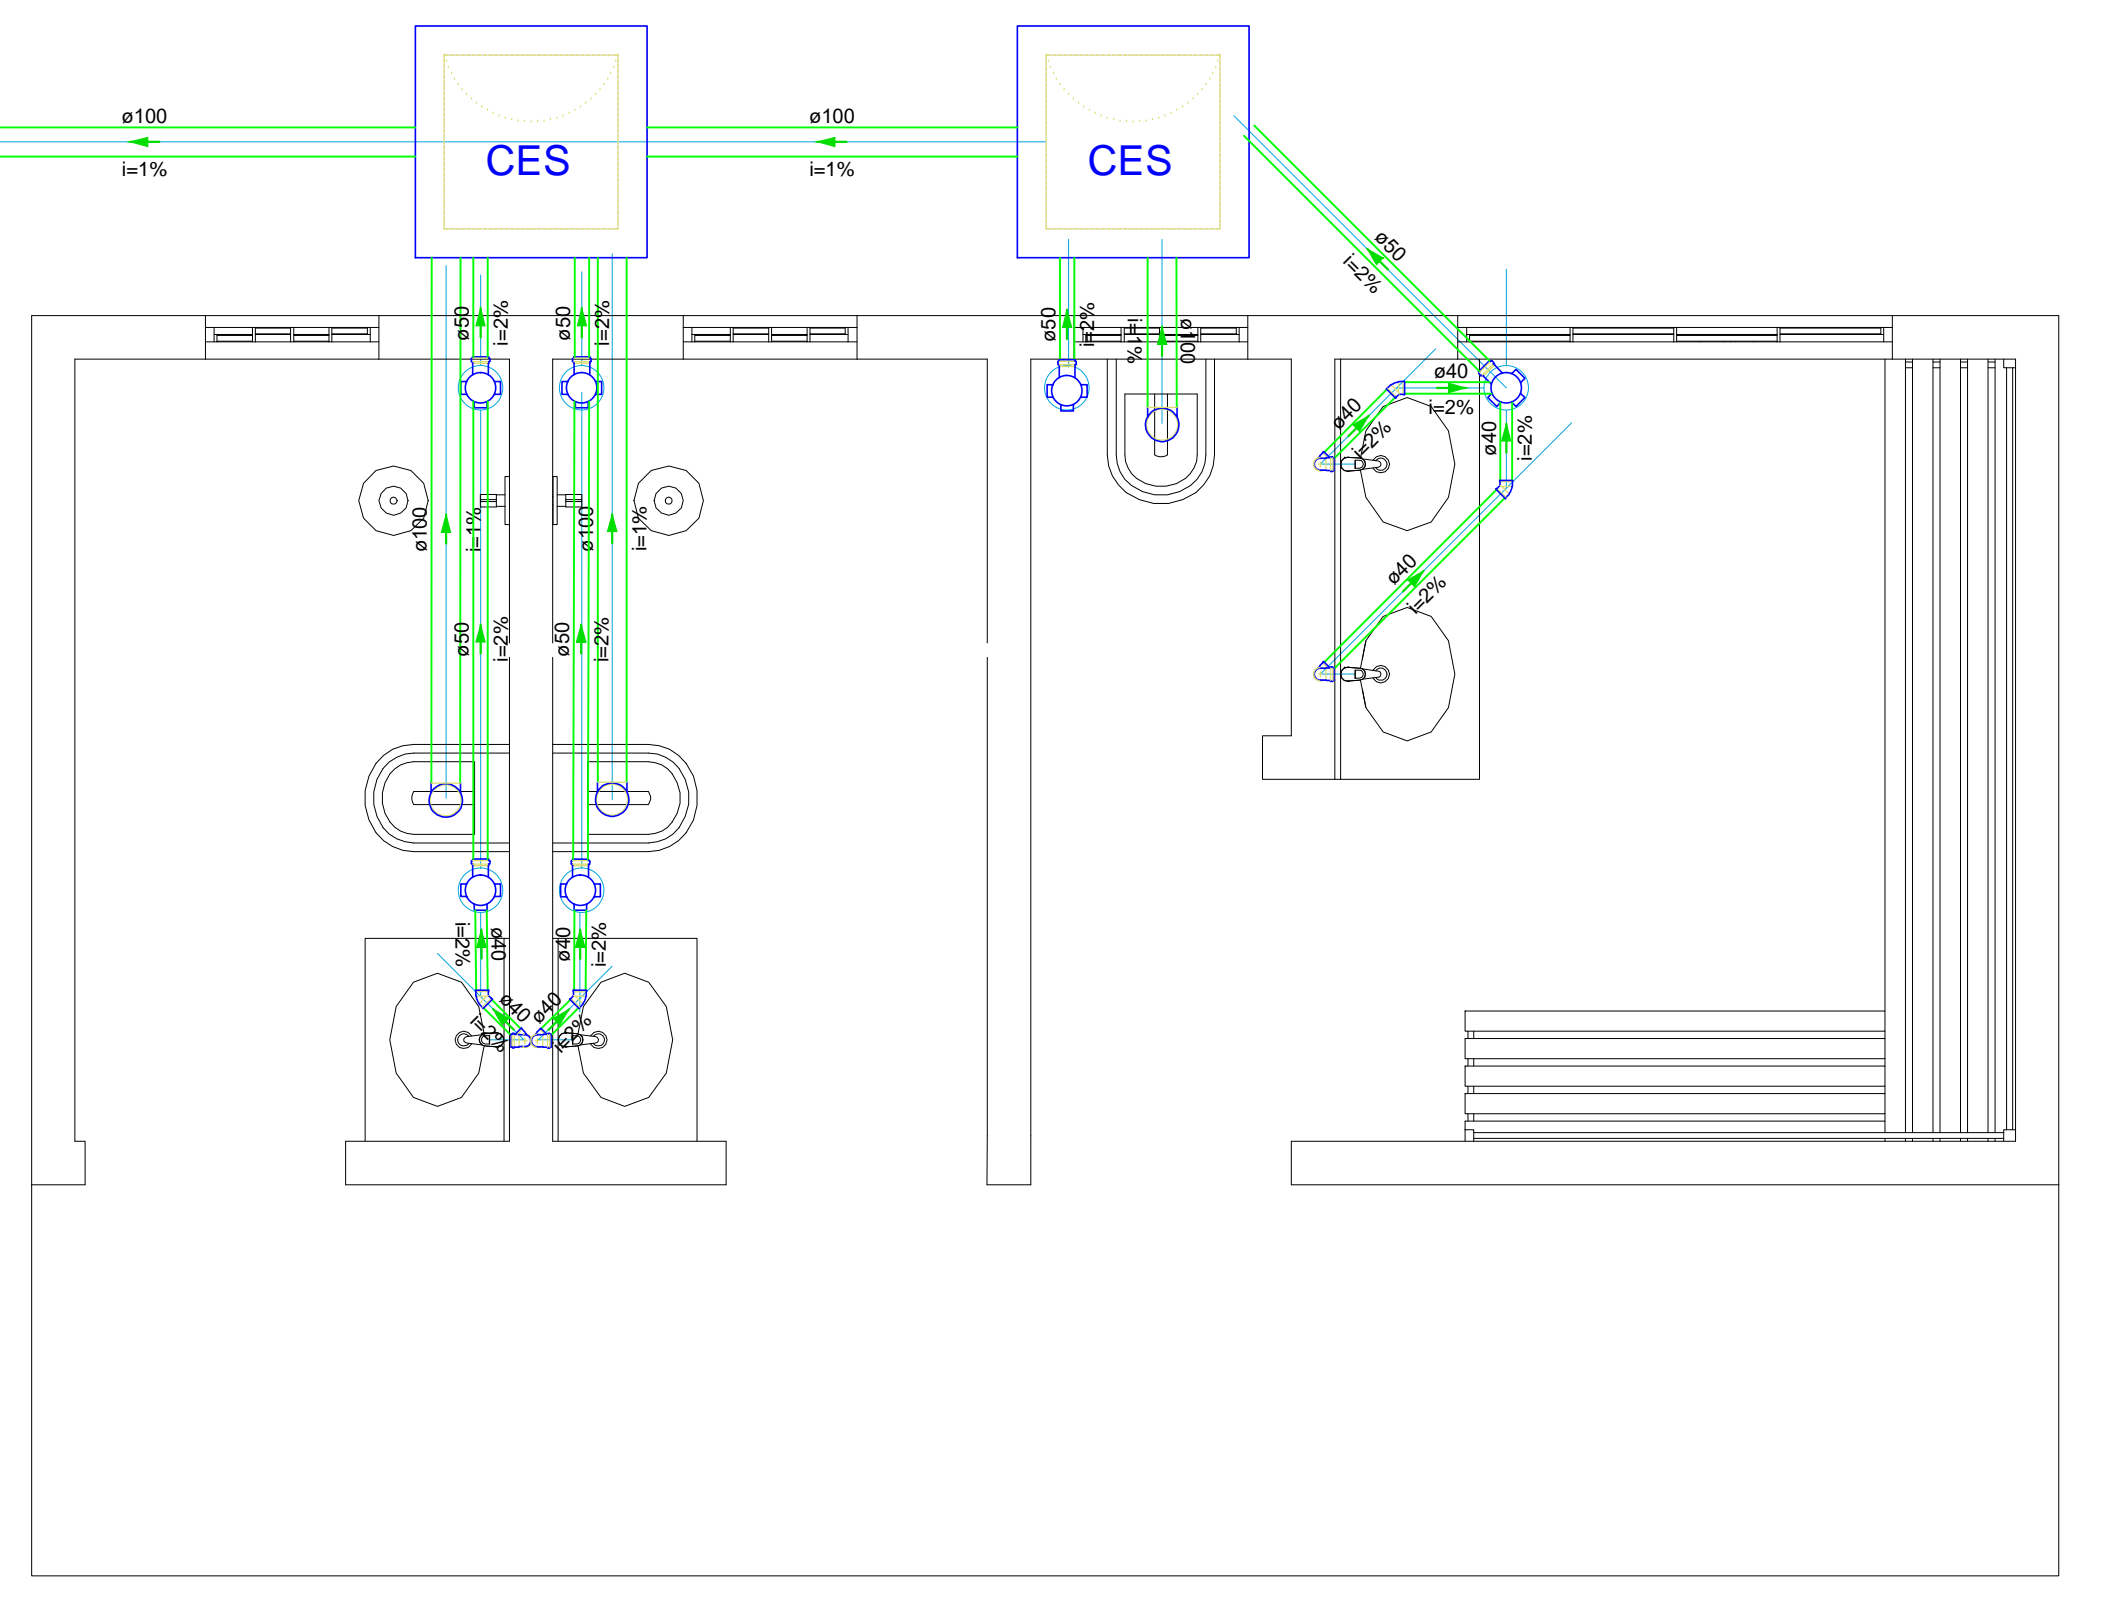


Detalhe SAN-1
Escala 1:25

Lista de materiais	
Esgoto	
Caixas de Passagem	
Caixa de inspeção de esgoto sifonada CES- 60x60 cm	2 pz
PVC Acessórios	
Caixa sifonada 100x100x50	6 pz
Sifão de copo p/ pia e lavatório 1" - 1.1/2"	4 pz
Válvula p/ lavatório e tanque 1"	4 pz
PVC Esgoto	
Curva 90 curta 40 mm	4 pz
Joelho 45 40 mm	4 pz
Joelho 90 100 mm	4 pz
Joelho 90 c/anel p/ esgoto secundário 40 mm - 1.1/2"	4 pz
Tubo rígido c/ ponta lisa 100 mm - 4"	9.04 m
40 mm	5.3 m
50 mm - 2"	5.68 m
Unidades de tratamento	
Alpa	1 pz
Ferro	
Argamassa	0.21 m³
Brita	
n°3	0.21 m³
Concreto	
Concreto	1.44 m³
Tampa	
Hermética	1 pz
Tijolo	
Furado	108 pz

Legenda de condutos	
	Esgoto

Legenda	
	Caixa Sifonada
	Caixa Inspeção Esgoto Sifonada
	Joelho 45
	Lavatório Residencial com sifão
	Vaso Sanitário c/ J90°

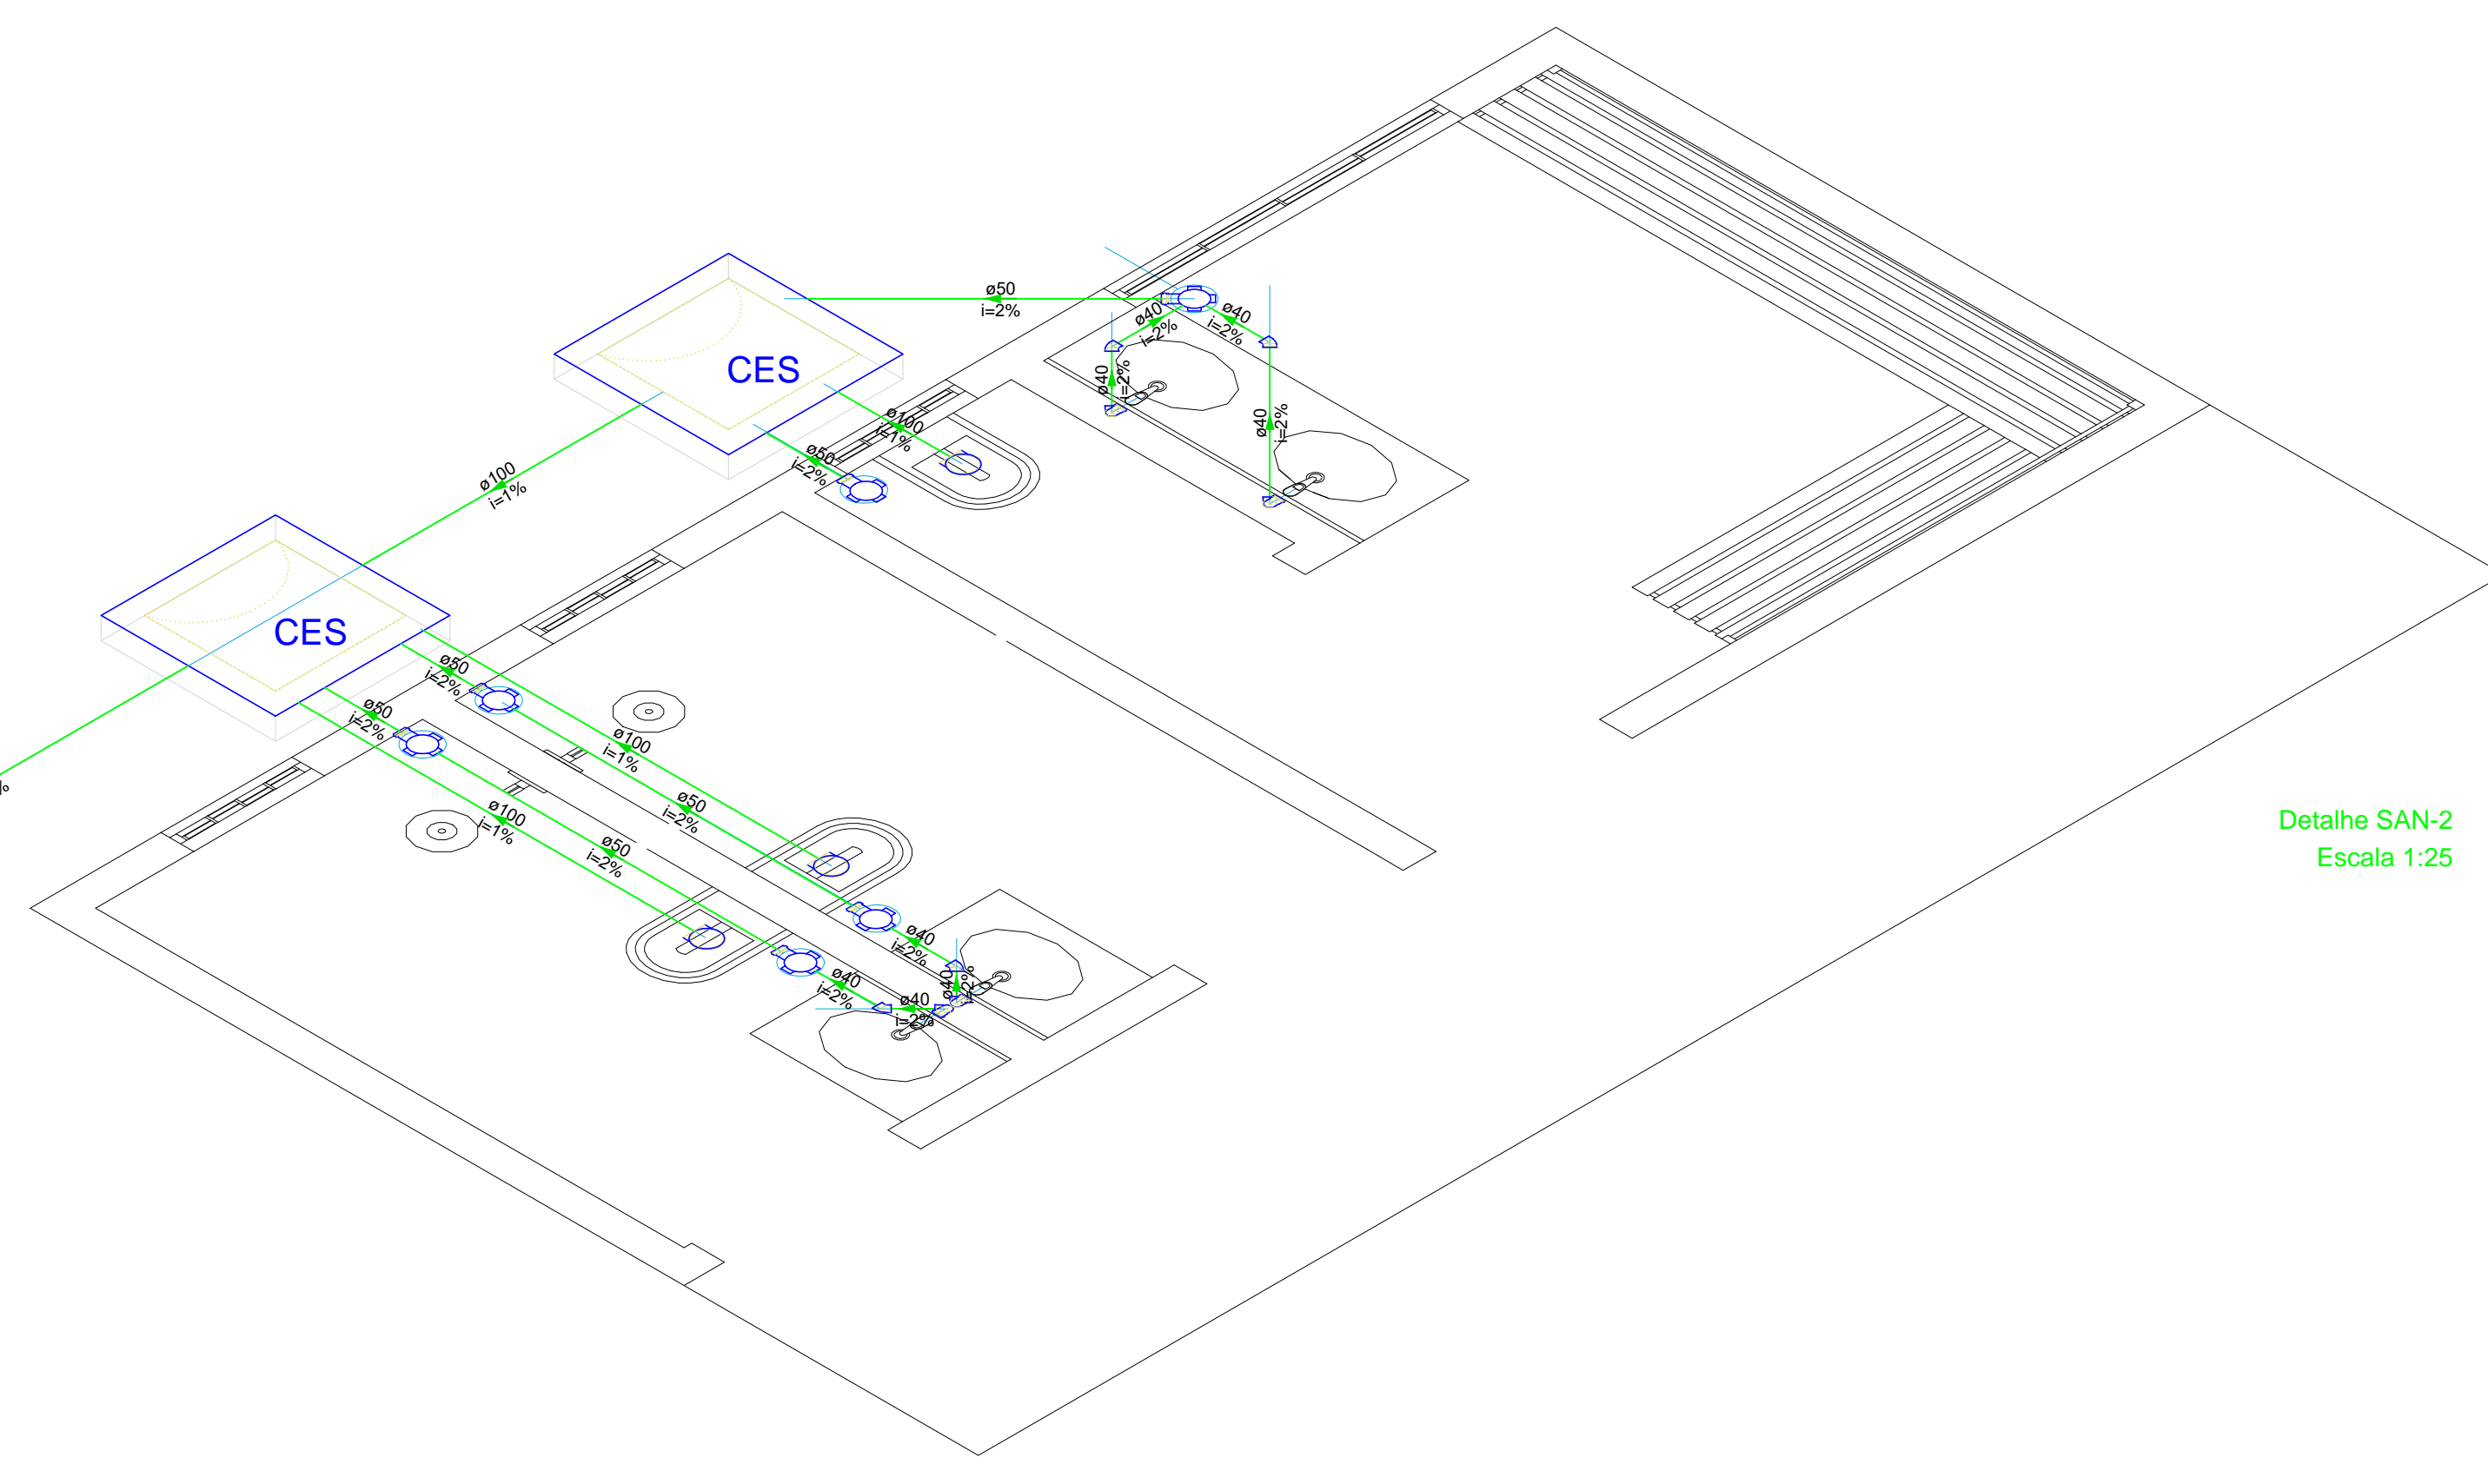

Detalhe SAN-2
Escala 1:25

Tanque séptico -1

PREFEITURA	CREA						
BOMBEIRO OU NATURATINS							
PROJETO: PROJETO DE ESGOTO FOLHA: 1/1							
OBRA: CONSTRUÇÃO DO VESTIÁRIO PROPRIETÁRIO: PREFEITURA MUNICIPAL DE SANTA RITA DO TOCANTINS CNPJ: 01.613.127/0001-49 ENDEREÇO: POVOADO ASSENTAMENTO SÃO JUDAS TADEU							
QUADRO DE ÁREAS	<table border="1"> <tr> <td>ASSINATURA PROPRIETÁRIO</td> <td>PREFEITURA MUNICIPAL DE SANTA RITA DO TOCANTINS</td> </tr> <tr> <td>AUTOR PROJETO 315.184/D-TO ENGENHEIRO CIVIL</td> <td><i>Francisco Augusto da S. Valentin</i> FRANCISCO AUGUSTO DA S. VALENTIN</td> </tr> <tr> <td>RESP. TÉCNICO 315.184/D-TO ENGENHEIRO CIVIL</td> <td><i>Francisco Augusto da S. Valentin</i> FRANCISCO AUGUSTO DA S. VALENTIN</td> </tr> </table>	ASSINATURA PROPRIETÁRIO	PREFEITURA MUNICIPAL DE SANTA RITA DO TOCANTINS	AUTOR PROJETO 315.184/D-TO ENGENHEIRO CIVIL	<i>Francisco Augusto da S. Valentin</i> FRANCISCO AUGUSTO DA S. VALENTIN	RESP. TÉCNICO 315.184/D-TO ENGENHEIRO CIVIL	<i>Francisco Augusto da S. Valentin</i> FRANCISCO AUGUSTO DA S. VALENTIN
ASSINATURA PROPRIETÁRIO	PREFEITURA MUNICIPAL DE SANTA RITA DO TOCANTINS						
AUTOR PROJETO 315.184/D-TO ENGENHEIRO CIVIL	<i>Francisco Augusto da S. Valentin</i> FRANCISCO AUGUSTO DA S. VALENTIN						
RESP. TÉCNICO 315.184/D-TO ENGENHEIRO CIVIL	<i>Francisco Augusto da S. Valentin</i> FRANCISCO AUGUSTO DA S. VALENTIN						
ESCALA: INDICADA	DESENHO: FRANCISCO AUGUSTO DATA: AGOSTO DE 2021						
CONTEÚDO: PLANTA BAIXA - ESGOTO - LISTA DE MATERIAIS - DETALHAMENTOS - VISTA ISOMETRICA							