


Planta baixa-HIDRAULICO  
Escala 1:25


Lista de materiais	
<b>Alimentação</b>	
Ferro maleável classe 10	
Colar de tomada de FF	1 1/2"
1 1/2"	1 pc
<b>Metals</b>	
Registro de estera	1 1/2"
1 1/2"	1 pc
PVC rígido rosçável	
Curva 90 c/ rosca	1 1/2"
1 1/2"	1 pc
PVC rígido soldável	
Adapt sold.corto c/bolsa-rosca p registro	50 mm - 1.1/2"
50 mm - 1.1/2"	1 pc
<b>Água fria</b>	
<b>Aparelho</b>	
Chuveiro	25mm x 3/4"
25mm x 3/4"	2 pc
Torneira de Pia de Cozinha	25mm - 3/4"
25mm - 3/4"	2 pc
Torneira de lavatório	25 mm - 1/2"
25 mm - 1/2"	2 pc
Vaso Sanitário c/ cx. acoplada	12"
12"	3 pc
<b>Metals</b>	
Registro de gaveta c/ canopla cromada	3/4"
3/4"	3 pc
Registro de pressão c/ canopla cromada	3/4"
3/4"	2 pc
<b>PVC Acessórios</b>	
Engate flexível cobre cromado com canopla	1/2 - 30cm
1/2 - 30cm	3 pc
Engate flexível plástico	1/2 - 30cm
1/2 - 30cm	2 pc
<b>PVC misto soldável</b>	
Joelho de redução soldável c/ rosca	25 mm - 1/2"
25 mm - 1/2"	3 pc
Luva soldável c/ rosca	25 mm -3/4"
25 mm -3/4"	2 pc
<b>PVC rígido soldável</b>	
Adapt sold.corto c/bolsa-rosca p registro	25 mm - 3/4"
25 mm - 3/4"	8 pc
Bucha de redução sold. longa	50 mm - 25 mm
50 mm - 25 mm	3 pc
Joelho 90° soldável	25 mm
25 mm	7 pc
50 mm	3 pc
Tubos	25 mm
25 mm	12.37 m
50 mm	6.07 m
Tê 90 soldável	25 mm
25 mm	6 pc
50 mm	2 pc
<b>PVC soldável azul c/ bucha latão</b>	
Joelho 90° soldável com bucha de latão	25 mm - 3/4"
25 mm - 3/4"	4 pc
Joelho de redução 90° soldável com bucha de latão	25 mm - 1/2"
25 mm - 1/2"	2 pc

Legenda das indicações	
CH	Chuveiro - 25mm x 3/4"
LV	Lavatório com joelho de 90° - 25 mm - 1/2"
PIA	Pia de cozinha com joelho de 90° - 25 mm - 3/4"
RP	Registro de Pressão com PVC soldável - 3/4"
RG	Registro de gaveta c/canopla cromada c/PVC soldável - 3/4"
VS	Vaso sanitário com caixa acoplada - 3/4"


Legenda	
	Alimentador Predial
	Registro de Pressão com PVC soldável
	Registro de gaveta c/canopla cromada c/PVC soldável

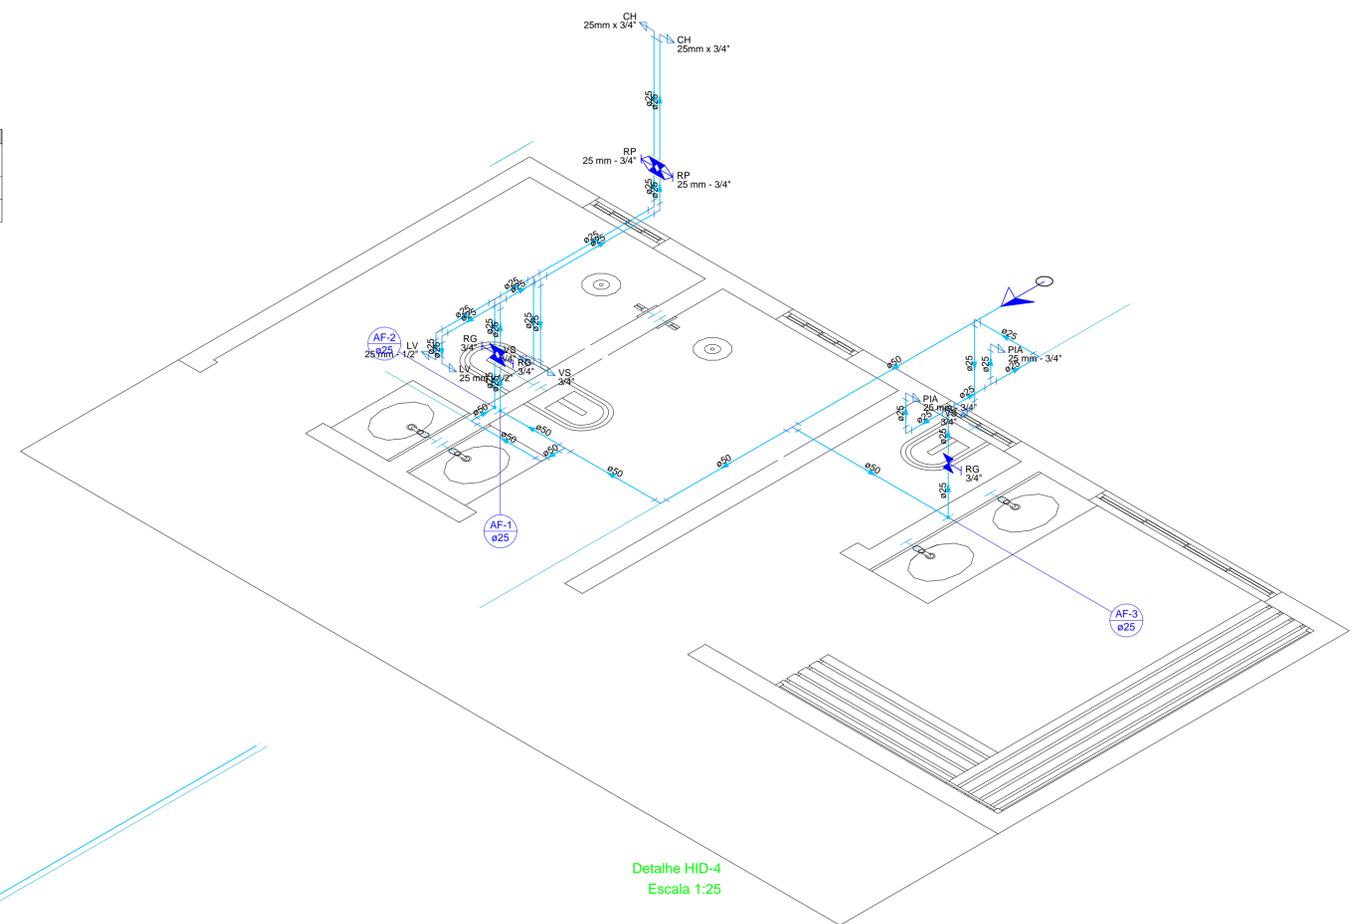

Detalhe HID-4  
Escala 1:25

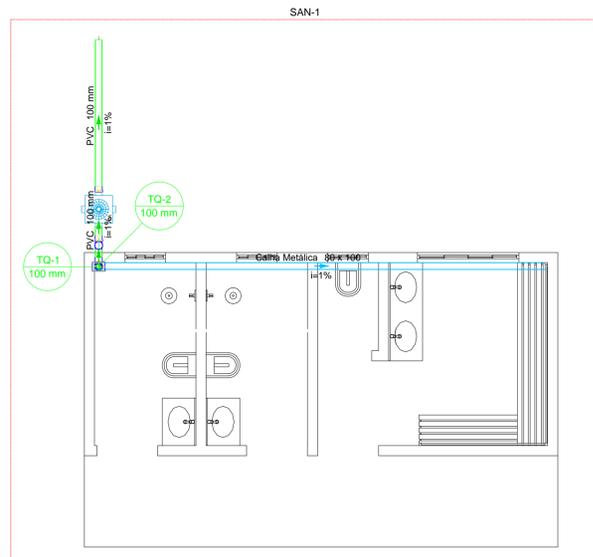

Planta baixa-FLUVIAL  
Escala 1:25

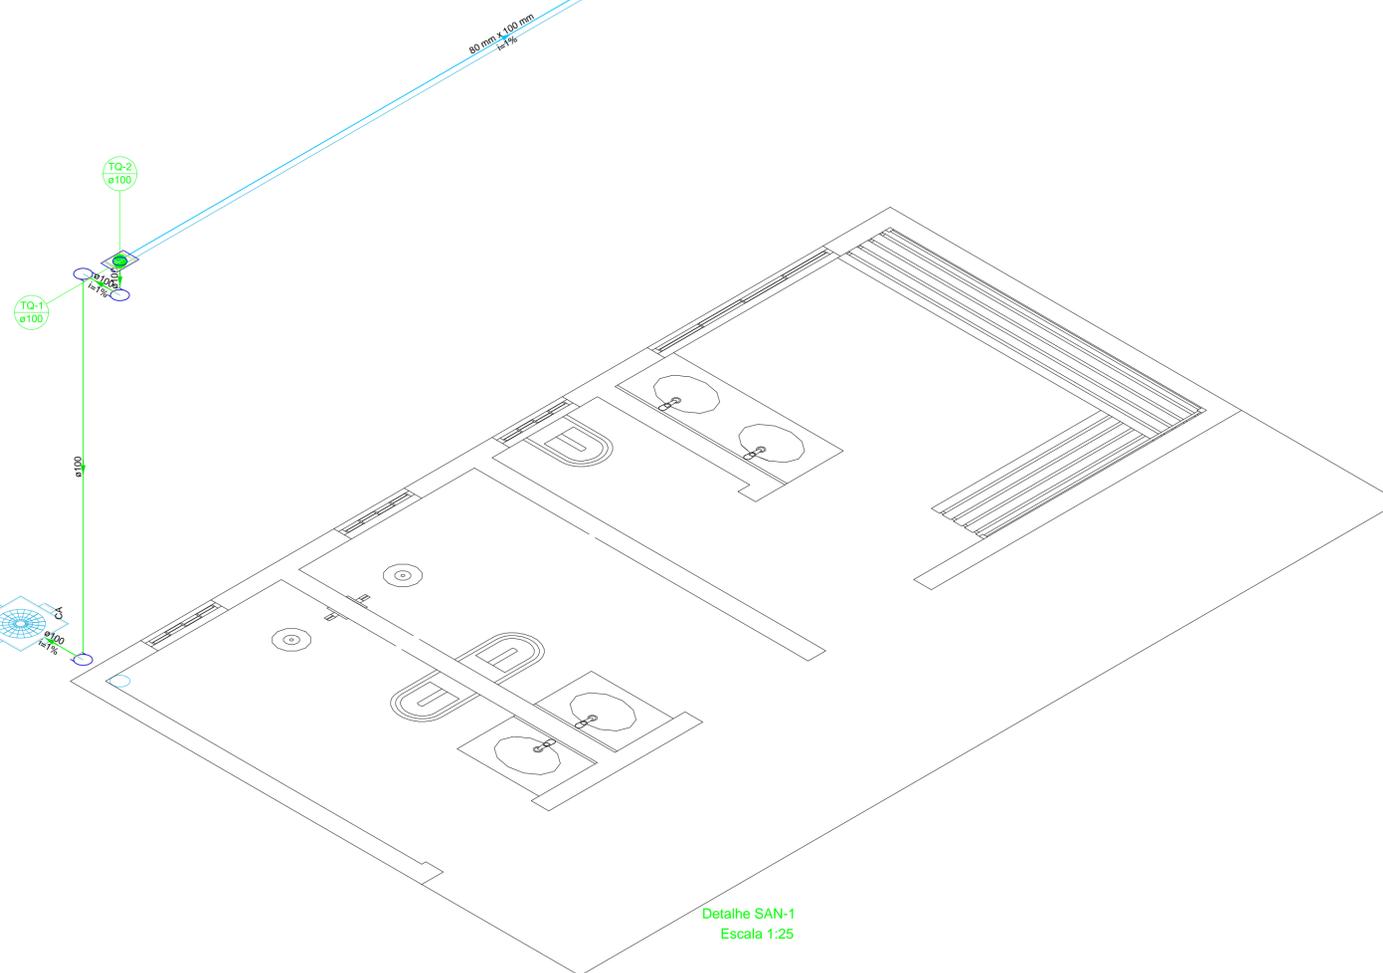

Detalhe SAN-1  
Escala 1:25

Lista de materiais	
<b>Pluvial</b>	
Caixas de Passagem	
Caixa de areia pluvial PVC	CA PVC - 10X10X5 cm
CA PVC - 10X10X5 cm	1 pc
<b>PVC Esgoto</b>	
Joelho 90	100 mm
100 mm	3 pc
Tubo PVC ponta-bolsa c/ virola	100 mm - 4"
100 mm - 4"	6.05 m
<b>Pluvial</b>	
<b>Calha em PVC</b>	
Bocal semi-circular	100 mm
100 mm	1 pc
<b>Calha metálica</b>	
Calha retangular	80 mm x 100 mm
80 mm x 100 mm	6.71 m
Condutor pluvial	

Legenda	
	Bocal semi-circular com terminação
	Caixa de areia pluvial PVC
	Joelho 90-coluna

PREFEITURA	CREA	
	BOMBEIRO OU NATURATINS	
PROJETO: <b>PROJETO HIDRAULICO E FLUVIAL</b>		FOLHA: <b>1/1</b>
<b>OBRA: CONSTRUÇÃO DO VESTIÁRIO</b> <b>PROPRIETÁRIO: PREFEITURA MUNICIPAL DE SANTA RITA DO TOCANTINS</b> <b>CNPJ: 01.613.127/0001-49</b> <b>ENDEREÇO: POVOADO ASSENTAMENTO SÃO JUDAS TADEU</b>		
<b>QUADRO DE ÁREAS</b>	ASSINATURA PROPRIETÁRIO	PREFEITURA MUNICIPAL DE SANTA RITA DO TOCANTINS
	AUTOR PROJETO 315.184/D-TO ENGENHEIRO CIVIL	<i>Francisco Augusto da S. Valentin</i> FRANCISCO AUGUSTO DA S. VALENTIN
	RESP. TÉCNICO 315.184/D-TO ENGENHEIRO CIVIL	<i>Francisco Augusto da S. Valentin</i> FRANCISCO AUGUSTO DA S. VALENTIN
ESCALA: INDICADA	DESENHO: FRANCISCO AUGUSTO	DATA: AGOSTO DE 2021
CONTEÚDO: PLANTA BAIXA - HIDRAULICO - PLANTA BAIXA - FLUVIAL - LISTA DE MATERIAIS - DETALHAMENTOS - VISTAS ISOMETRICA		